


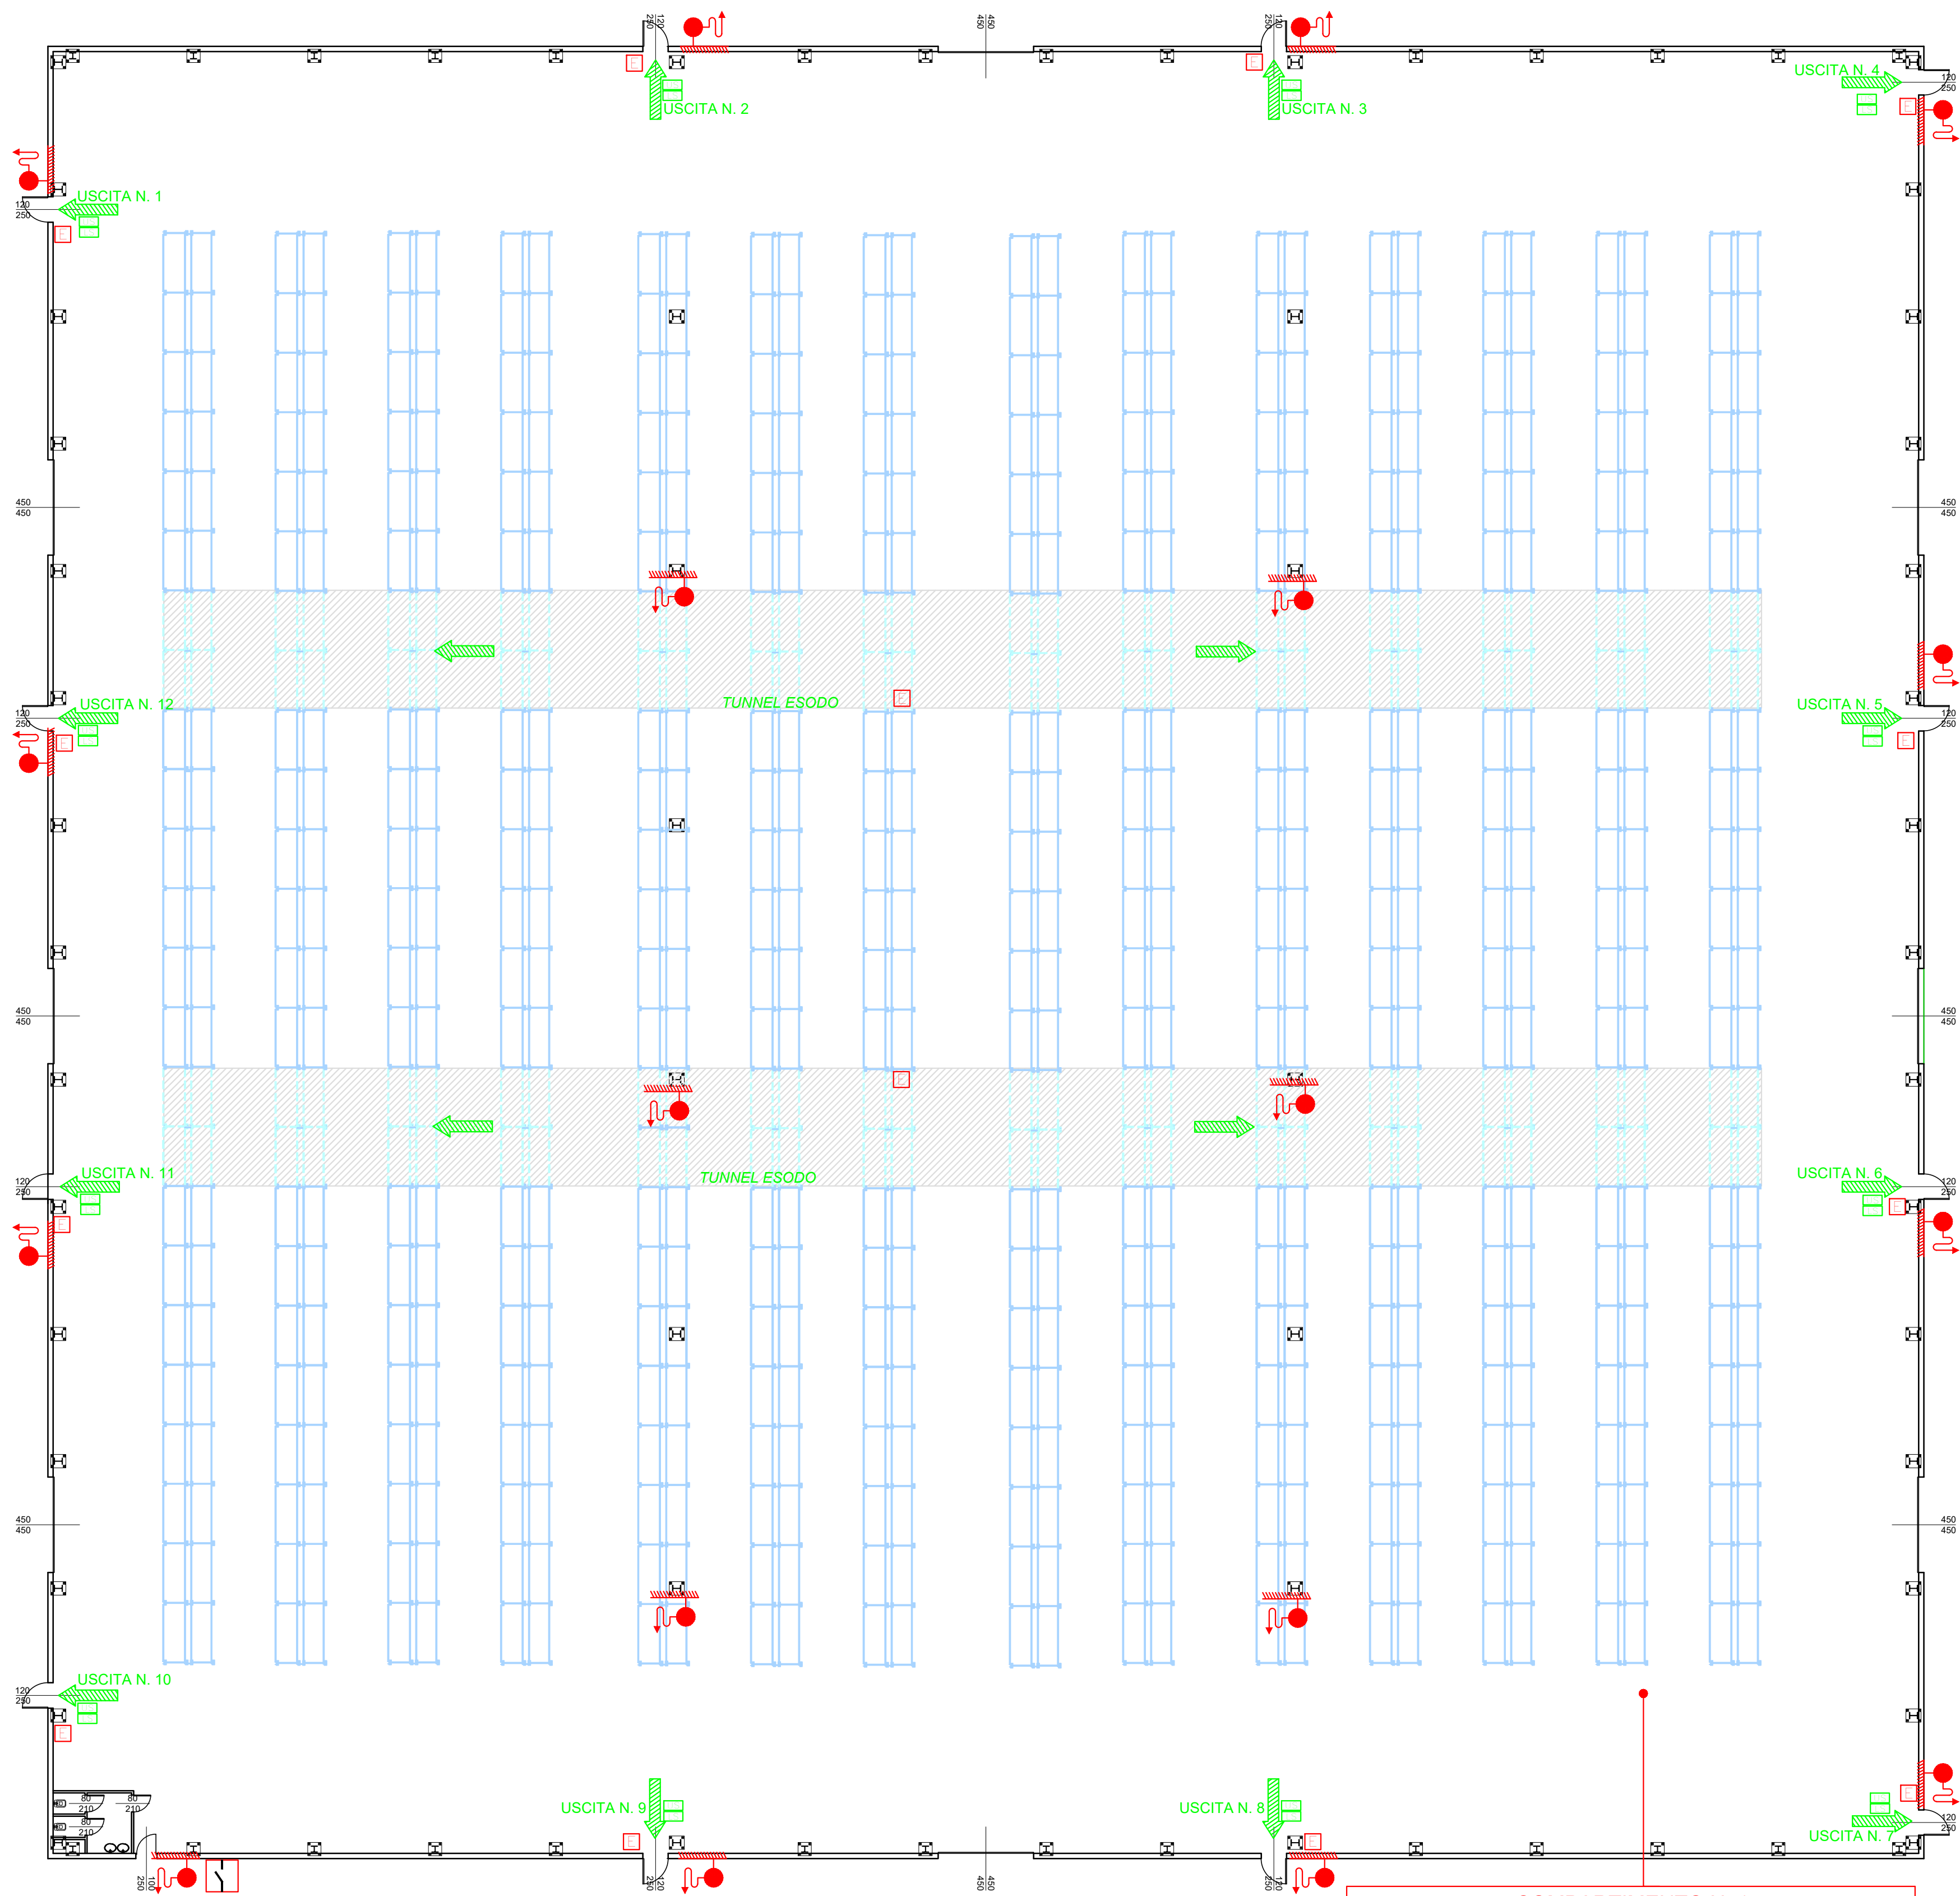

PIANO TERRA
scala 1:200

COMPARTIMENTO N. 1


Superficie tot. : 7570 mq

Classe : C 0



TUTTO IL COMPARTIMENTO E' PROTETTO DA IMPIANTO DI RILEVAZIONE FUMI ED ALLARME INCENDIO

COPERTURA
scala 1:200

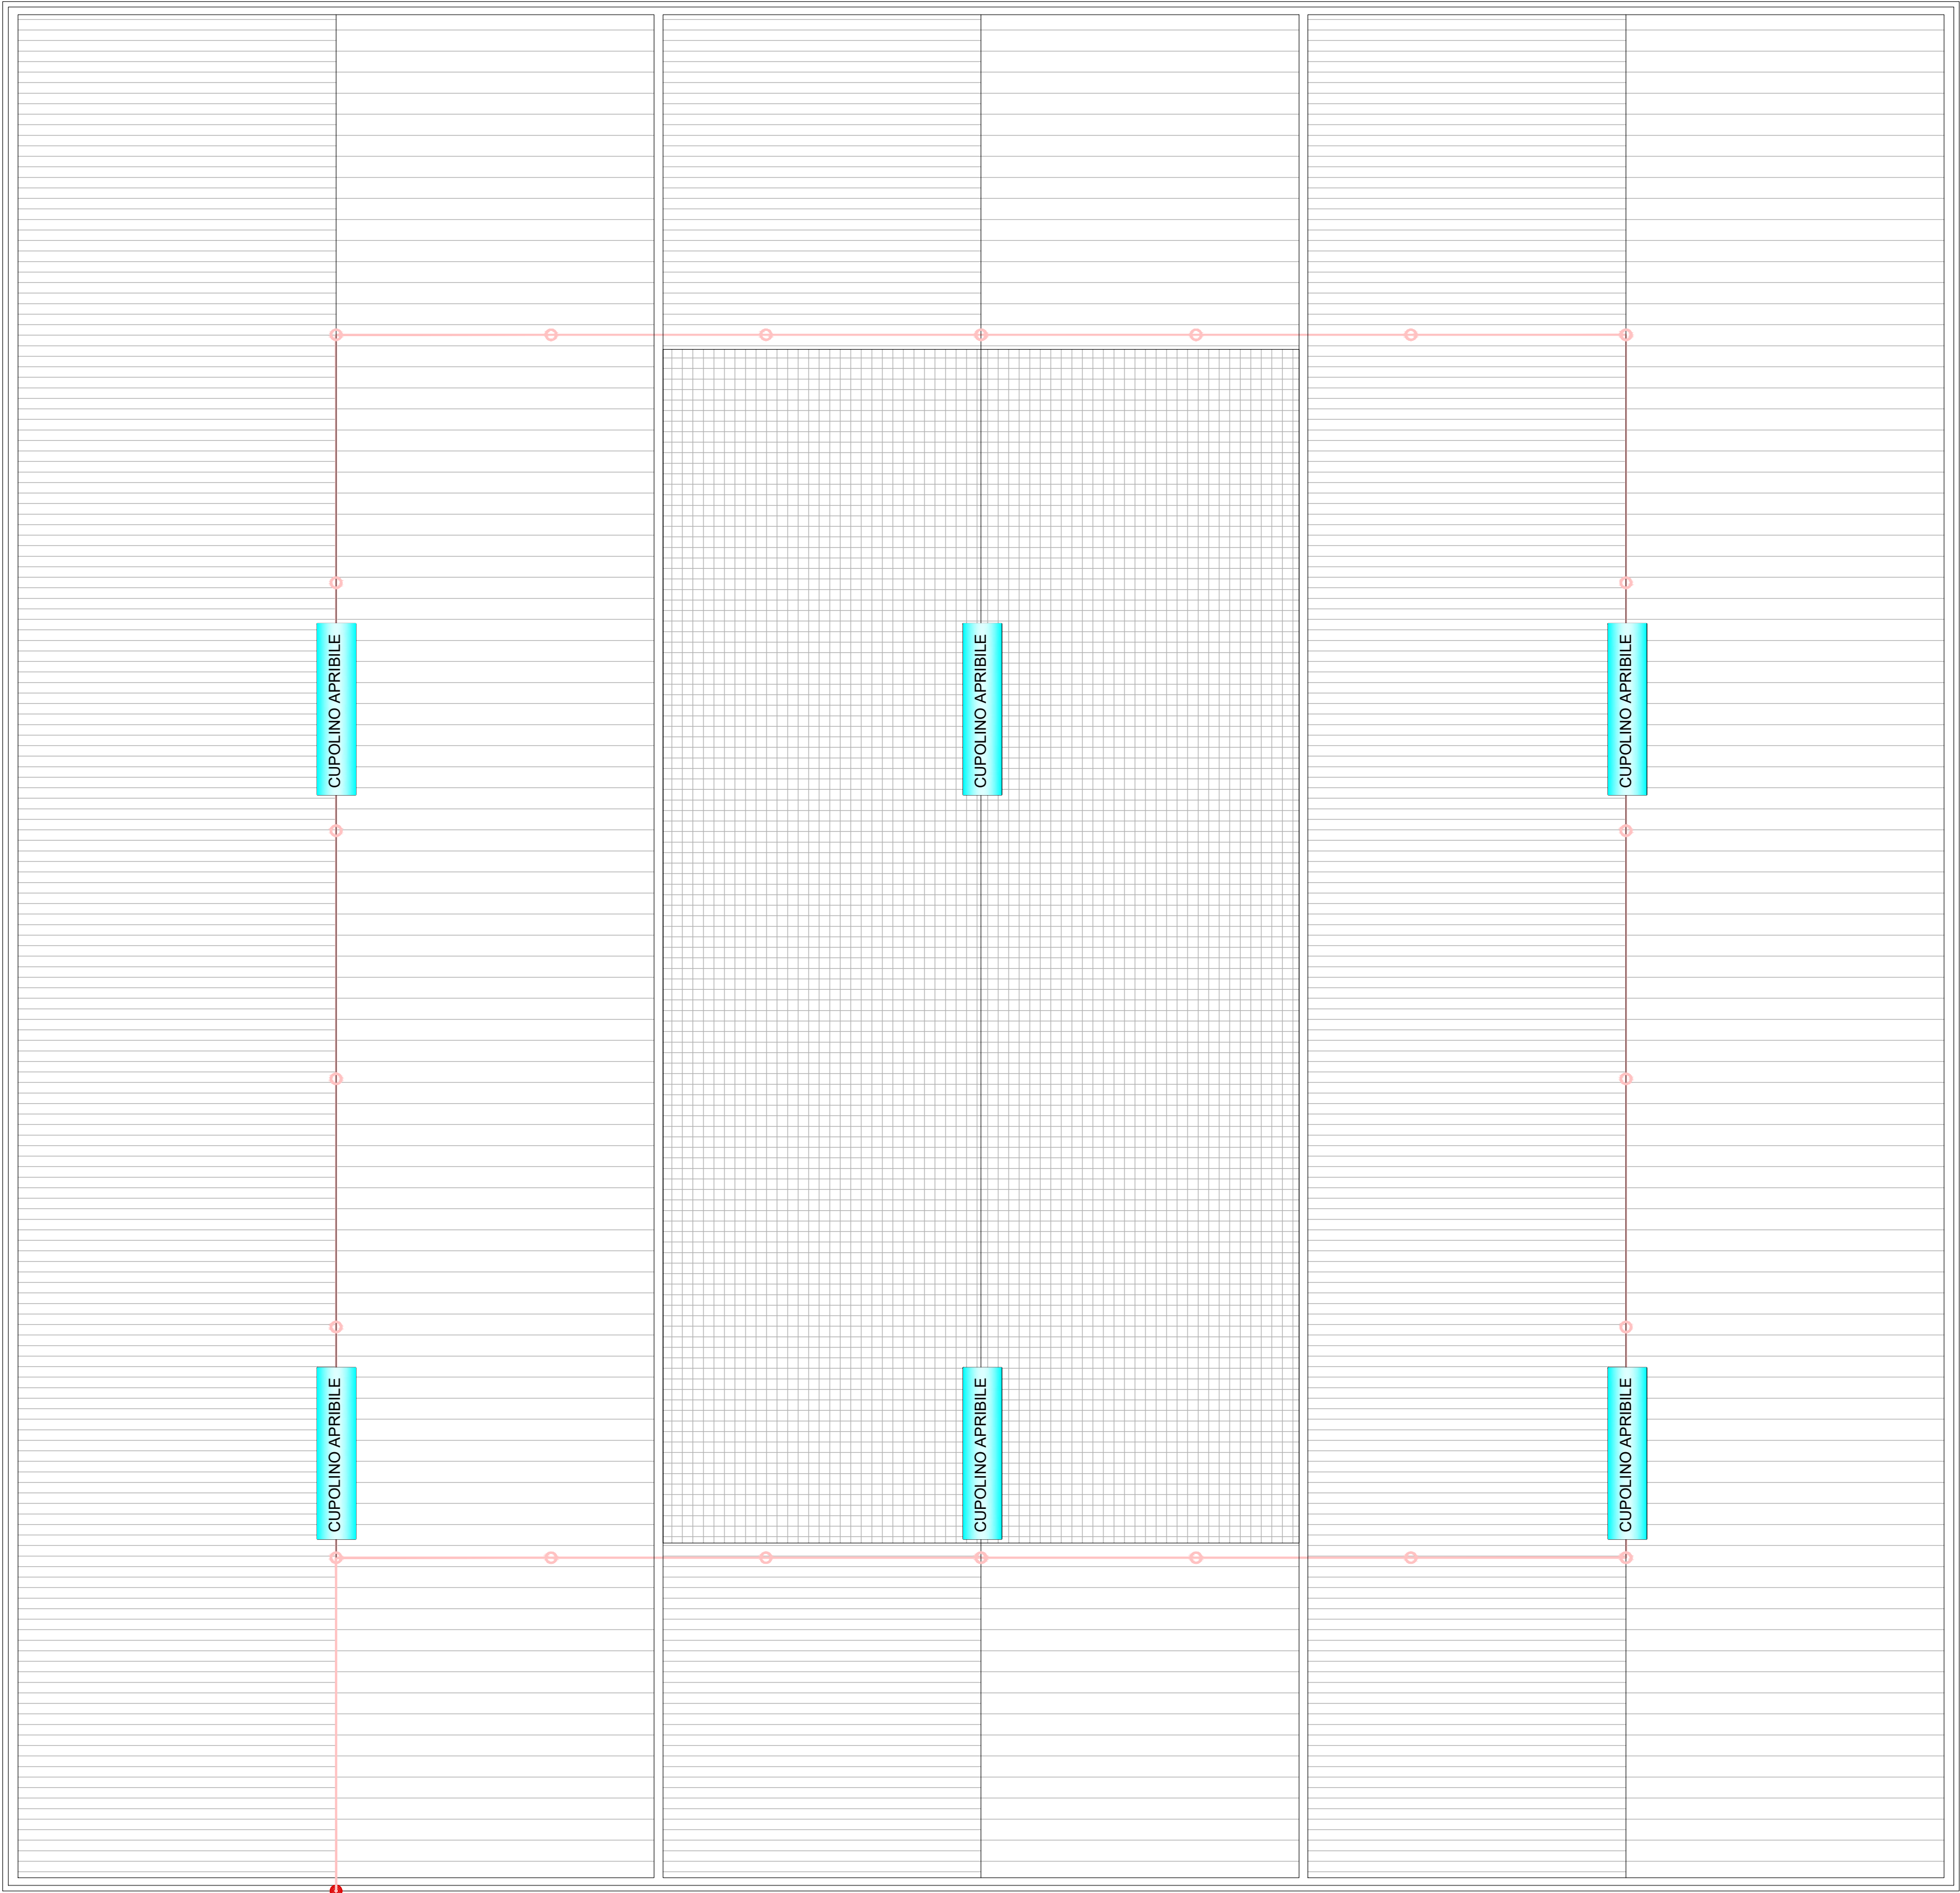


COROGRAFIA

Compartimentazione	Strumento misto di fuoco Limite di compartimento RES 120 Strumento misto di fuoco Limite di compartimento RES 90 Strumento misto di fuoco Limite di compartimento RES 60 Strumento misto di fuoco Limite di compartimento RES 30	ESTINTORE ESTINTORE Carrello NAPPO ERANTE colonna ORANTE ATTACCO VVF ATTACCO VVF
Via di Esodo	Via di esodo verso l' ALTO Via di esodo ORIZZONTALE Via di esodo verso il BASSO Percorso di esodo BIREZIONALE Percorso di esodo UNIREZIONALE	Rilevatore LINEARE A BARRIERA Rilevatore OTTICO di fumo Rilevatore TERMICO Rilevatore di GAS pulsante di ALLARME segn. OTTICO segn. OTTICO
Sicurezza	USCITA di sicurezza LUCE di sicurezza SEZIONATORE elettrico generale VALVOLA di intercettazione generale del contigibile	Rilevazione bordo Rilevatore di ALLARME segn. OTTICO segn. OTTICO
Tutti servizi	Condotta ANTICENDIO Condotta GAS METANO Condotta GASOLIO Condotta GPL Linee ELETTRICA	Centrale rilevazione incendi TARGA ufficio servizio DPI antincendio


N.B.: LA POSIZIONE DELLE APPARECCHIATURE DI SICUREZZA (RILEVATORI, LUCI DI EMERGENZA, ETC) VA VERIFICATA NEI PROGETTI ESECUTIVI DEI RISPETTIVI IMPIANTI.

LA PRESENTE TAVOLA E' VALIDA SOLO AI FINI DELLA PRATICA DI PREVENZIONE INCENDI

TUTTA L'ATTIVITÀ È DOTATA DI IMPIANTO DI ILLUMINAZIONE DI EMERGENZA

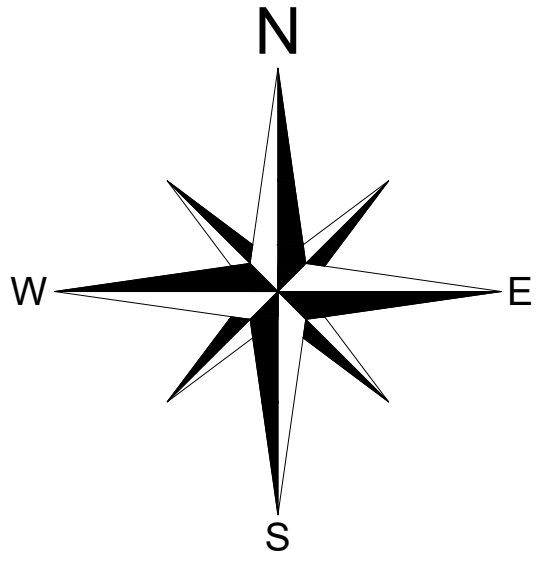

PROGETTO PREVENZIONE INCENDI

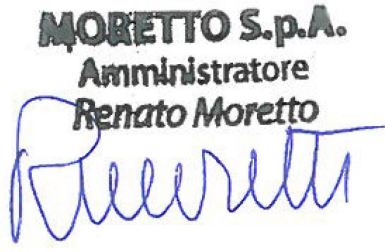COMMITTENTE :	Moretto S.p.A. Via dell'Artigianato, 3 35010 Massanzago (PD)
OGGETTO :	RICHIESTA VALUTAZIONE PROGETTO Att.44.1/B di cui al D.P.R. 151 del 01/08/2011 Sede di: Via Padovane, 5/A - 35010 Massanzago (PD)
ELABORATO :	PIANO TERRA - COPERTURA COROGRAFIA
DATA :	1/200
CONFERMA N. :	22210
IDENTIFICATIVO :	2022.31599.0
TAVOLA :	22210-306s-01_diseño_vrf
PROGETTO :	geom. Cristiano Rampin
FIRMA :	
COLLABORATORE :	Ing. Federico Balarin
REV. NR. 0010 :	01-prima emissione-0_23.03.22
REV. NR. 0011 :	0011 - DATA
REV. NR. 0012 :	0012 - DATA
REV. NR. 0013 :	0013 - DATA
REV. NR. 0014 :	0014 - DATA

ARC ingegneria

Studio tecnico con sistema di qualità
certificato UNI EN ISO 9001:2015
Certificato Nr. 91100/9364

Via Ungarelli, 67 - Torre B - 35127 Padova - phone +39 049 760308 - fax +39 049 8704523
C.F. e P.I. 02340020284 - e-mail: info@studio@arcingegneria.it - Web: http://www.arcingegneria.it